


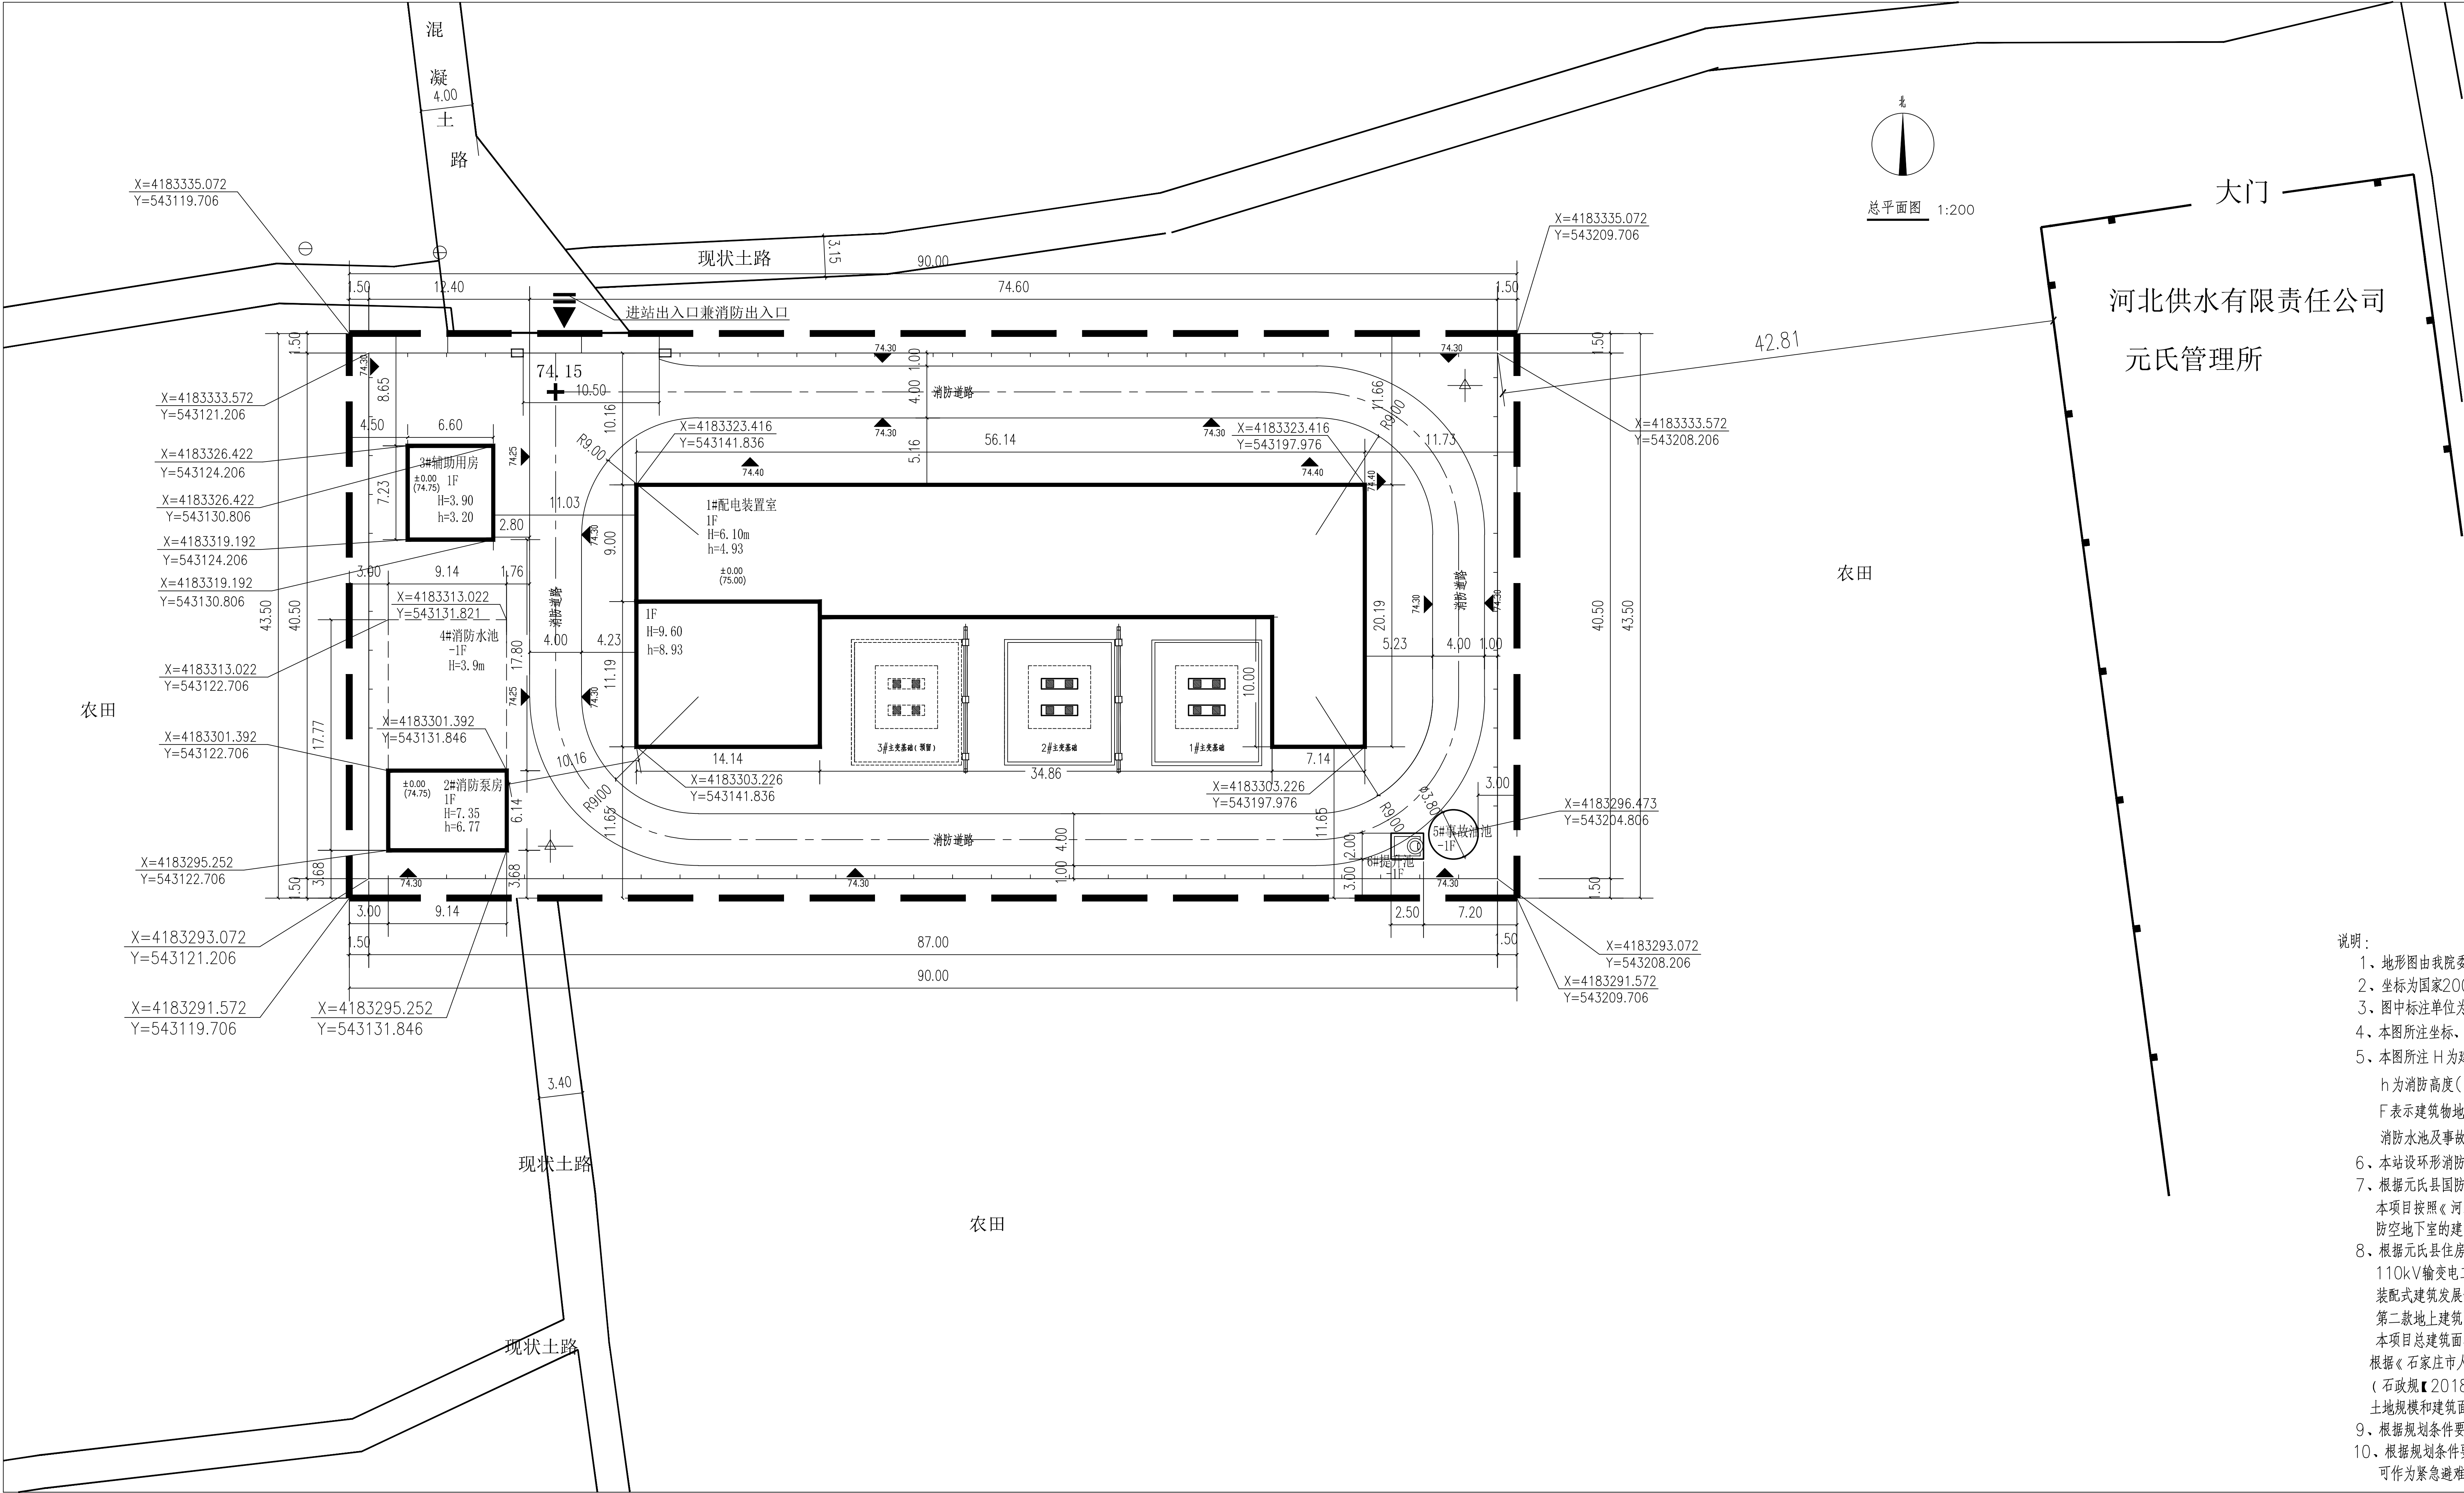

主要技术经济指标

序号	指标名称	单位	数量	备注
1	总用地面积	m ²	3915	
2	总建筑面积	m ²	890	
	地上建筑面积	m ²	890	
3	计算容积率的用地面积	m ²	3915	
4	计算容积率的建筑面积	m ²	890	
5	基底建筑面积	m ²	890	
6	建筑密度	%	22.73	
7	容积率		0.23	
8	绿地率	%		

建筑统计表

编号	建筑名称	总建筑面积 m ²	计容面积 m ²	不计容面积 m ²	基底面积 m ²	建筑高度 m	消防高度 m	建筑层数
1#	配电装置室	785	785	—	785	9.60	8.93	1F
2#	消防泵房	57	57	—	57	7.35	6.77	1F
3#	辅助用房	48	48	—	48	3.90	3.20	1F
总计:	—	890	890	—	890	—	—	—

地下构筑物统计表

编号	名称	容积 m ³	建筑层数
4#	消防水池	527	-1F
5#	事故油池	30	-1F
6#	提升池	1.8	-1F

图例:		围墙		出入口
		征地边界		地上建筑轮廓线
		道路		地下构筑物轮廓线

说明:

- 地形图由我院委托河北卓奥电力工程设计有限公司提供。
- 坐标为国家2000坐标系，高程为1985国家高程。
- 图中标注单位为米。图中尺寸均为中心线尺寸。
- 本图所注坐标、标高、长度、宽度、半径等尺寸均以米为单位。
- 本图所注 H 为建筑高度(室外地坪到女儿墙顶)，
h 为消防高度(室外地坪到结构板顶+0.20m)，
F 表示建筑物地上层数。
消防水池及事故油池均为地下构筑物，不计建筑面积，不计容积率。
- 本站设环形消防道路，路宽4m，转弯半径9m。
- 根据元氏县国防动员办公室《防空地下室建设意见》编号: 2026006，
本项目按照《河北省防空地下室规划建设技术要求》，属于不需要修建
防空地下室的建(构)筑物范围，无需配建防空地下室。
- 根据元氏县住房和城乡建设局出具的《关于石家庄元氏凤鸣西(城西)
110kV输变电工程项目装配式、被动式建筑意见的函》，根据石家庄市
装配式建筑发展领导小组办公室文件(石庄建办【2022】4号)第四条
第二款地上建筑面积小于5000平方米的可不做装配式建筑建设要求，
本项目总建筑面积890平方米，免配建装配式建筑。
根据《石家庄市人民政府关于加快推进被动式超低能耗建筑发展的实施意见》
(石政规【2018】3号)文件，本项目不满足配建被动式超低能耗建筑的
土地规模和建筑面积规模，本项目免于建设被动式建筑。
- 根据规划条件要求，本项目防洪标准按50年一遇设防。
- 根据规划条件要求，本项目抗震设防烈度按Ⅶ(Ⅰ)度设防，周围农田
可作为紧急避难疏散场所。

项目概况一栏表				
建设单位	国网河北省电力有限公司石家庄供电公司			
项目名称	石家庄元氏凤鸣西（城西）110kV输变电工程			
设计单位	石家庄电业设计研究院有限公司			
工程编号	JJ23X04-01S			
石家庄电业设计研究院有限公司				
石家庄元氏凤鸣西（城西）110kV输变电		工程	施工图	设计阶段
批准	郭立杰		总平面图	
审核	郭永成			
校核	李丰			
设计	梁雨晴			
制图	李恩佳			
2026.09	比例	200	图号	JJ23X04-01S-T2-01